

DESENHOS DE REFERÊNCIAS:
- EDSERJ_EMB_ESG_02_PUB - FASE 02 - 1º SUBSOLO
- EDSERJ_EMB_ESG_03_PUB - FASE 02 - DETALHES DOS SANITÁRIOS
- EDSERJ_EMB_ESG_07_PUB - FASE 02 - ESQUEMA VERICAL DE ESGOTO SANITÁRIO E DETALHES GERAIS


02	28/05/2014	REVISÃO CONFORME COMENTÁRIOS DO BNDES	WMM	HCS
01	19/05/2014	REVISÃO CONFORME COMENTÁRIOS DO BNDES	WMM	HCS
00	19/05/2014	ENTRADA PARA APROVAÇÃO	WMM	HCS
REV	DATA	MODIFICAÇÕES	DES	RESP

PROJETOS DE ENGENHARIA MODERNA LTDA
RUA DO ACRE, 47 / 58.207/209 - CENTRO
RIO DE JANEIRO - RJ CEP 20.081-000
TEL: (21) 2233-0218 / 2233-4868
E-mail: projetos@moderna.com.br



PROJETO		PROJETO BÁSICO	
INST. COMPLEMENTARES		ETAPA	
ESGOTO SANITÁRIO			
FOLHA			
FASE 02			
PLANTA DO 2º SUBSOLO			
HAMILTON S. LOPES		17.04.2014	
RESPONSÁVEL		DATA	
COORDENADOR		FOLHA 02	
EDSERJ_EMB_ESG_P8_01_PUB_R02		REVISO	

1 - RUA DO ACRE, 47
2 - RUA DO ACRE, 47
3 - RUA DO ACRE, 47
4 - RUA DO ACRE, 47
5 - RUA DO ACRE, 47
6 - RUA DO ACRE, 47
7 - RUA DO ACRE, 47
8 - RUA DO ACRE, 47
9 - RUA DO ACRE, 47
10 - RUA DO ACRE, 47

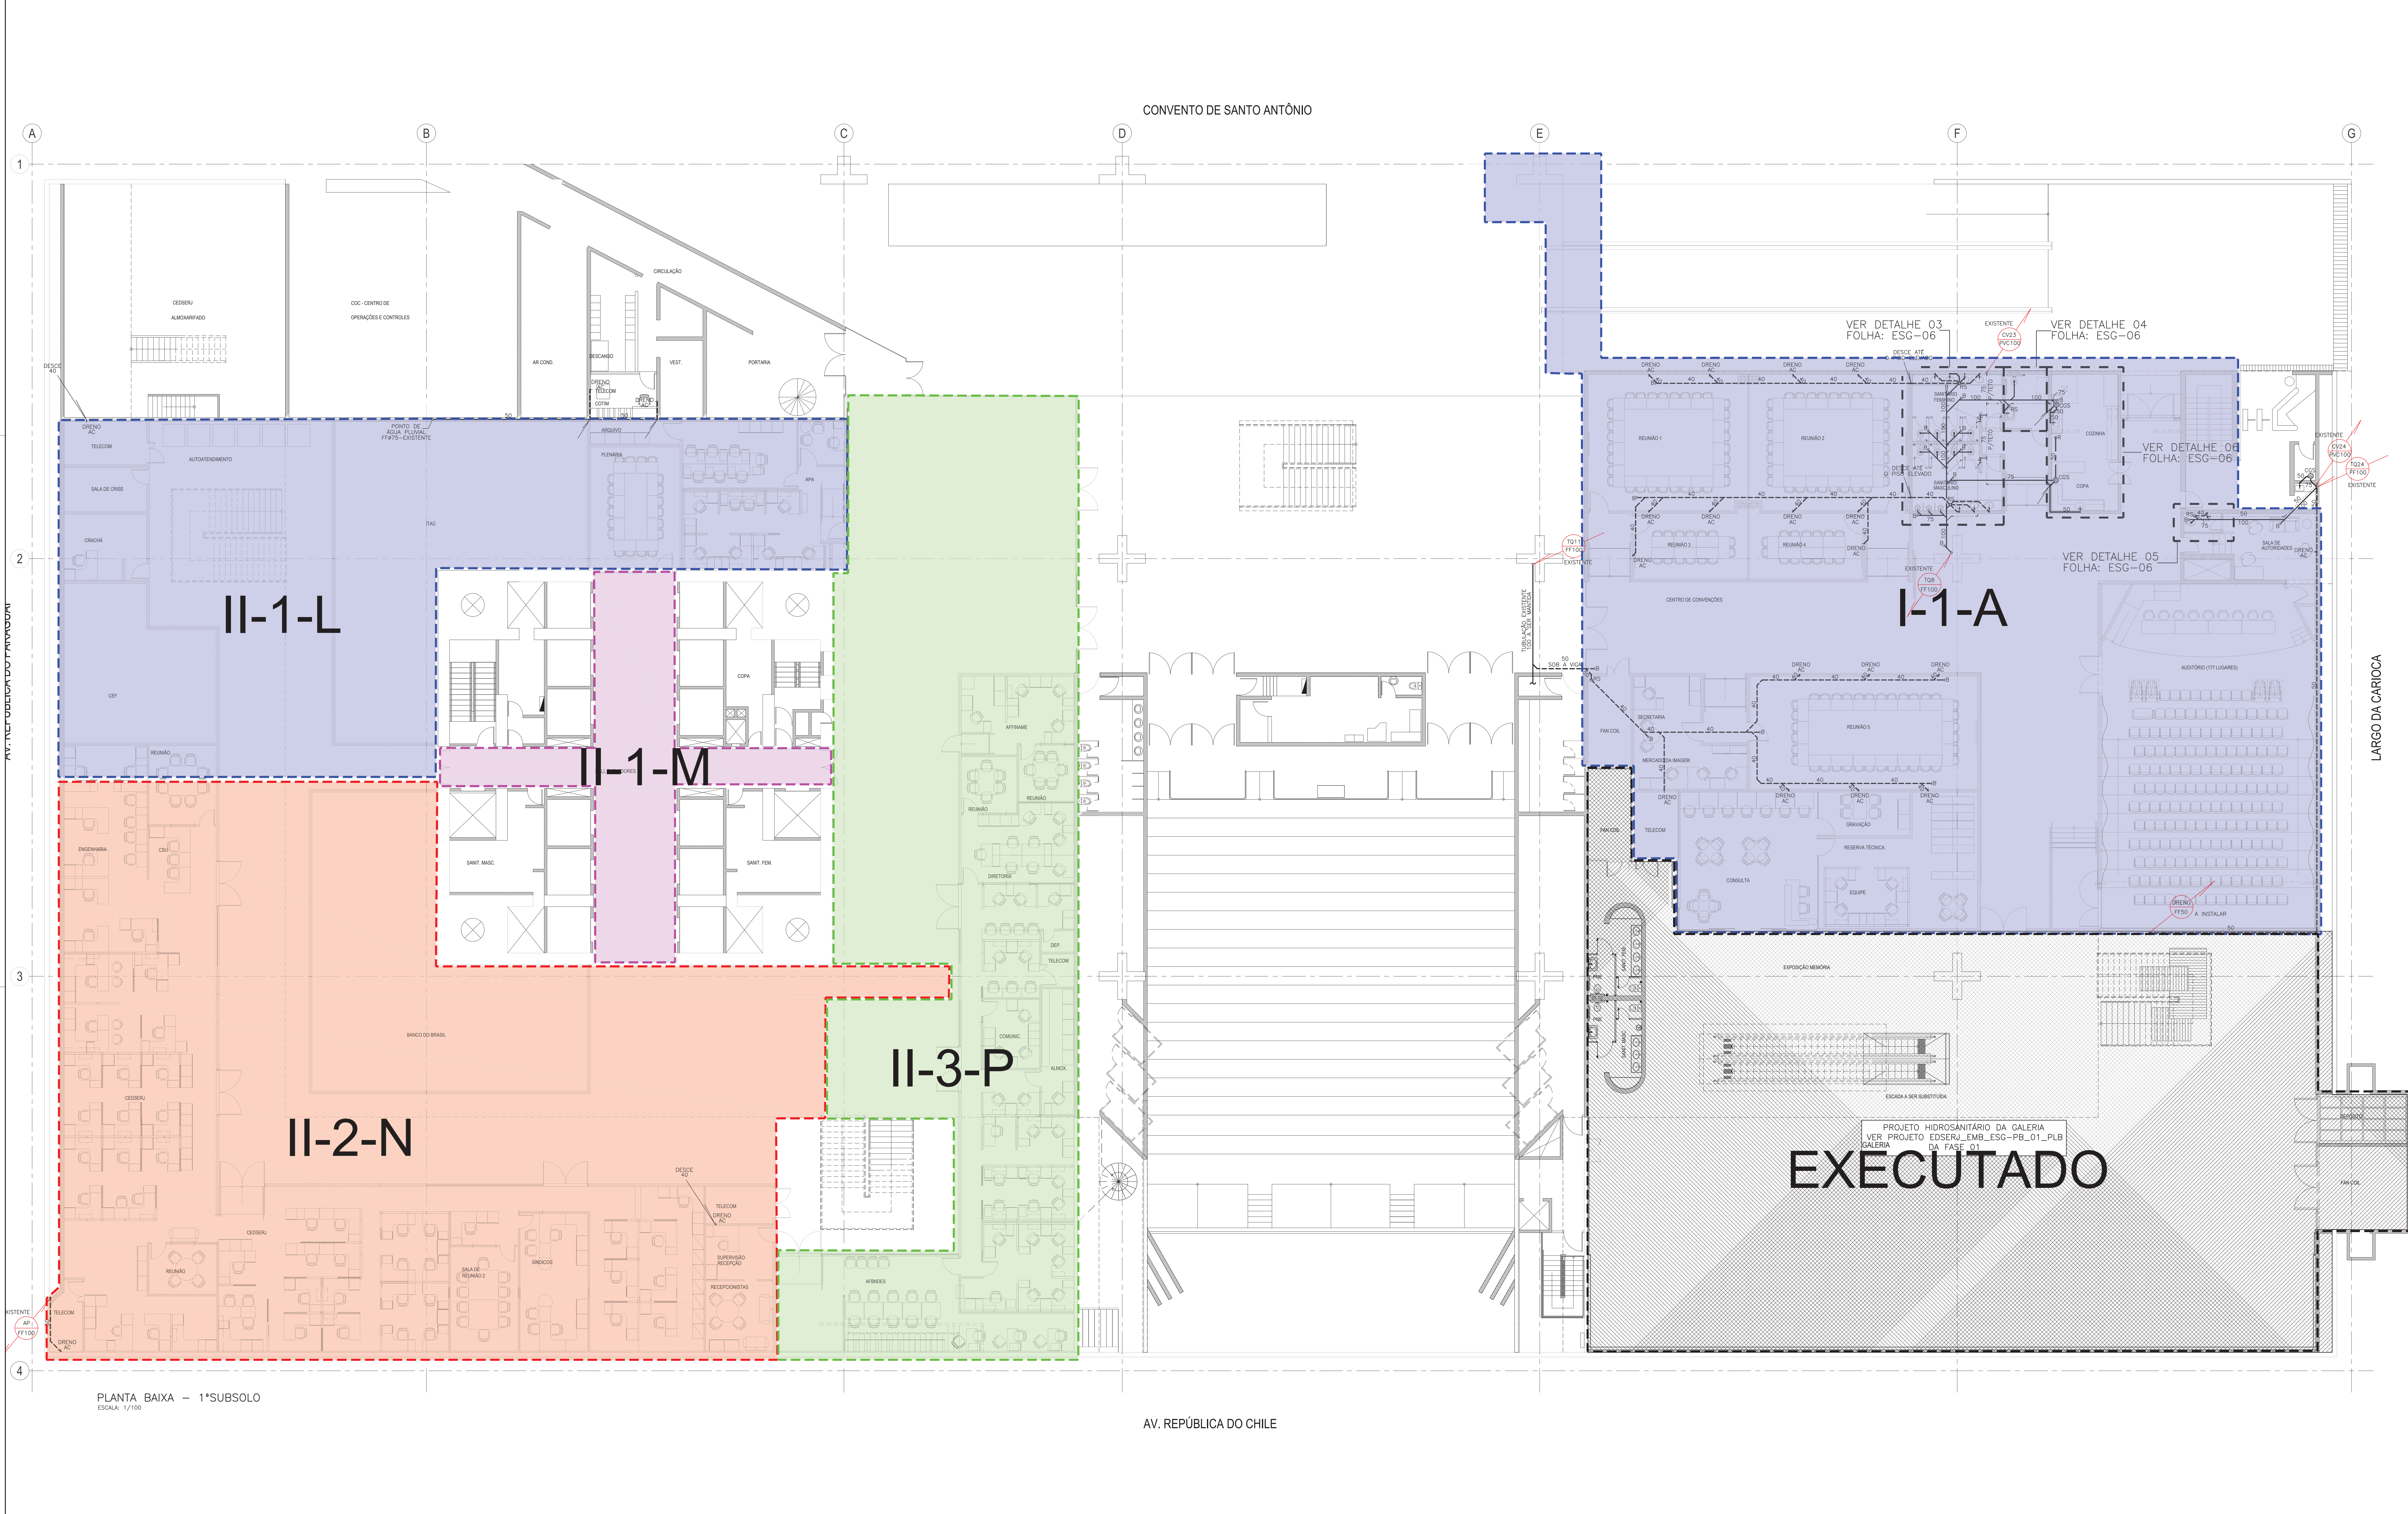

DESENHOS DE REFERÊNCIAS:

- EDSERJ_EMB_ESG_01_PLB - FASE 01 - GALERIA - 1º SUBSOLO E TERREO
- EDSERJ_EMB_ESG_01_PLB - FASE 02 - 2º SUBSOLO
- EDSERJ_EMB_ESG_03_PLB - FASE 02 - TERREO
- EDSERJ_EMB_ESG_04_PLB - FASE 02 - DETALHES DOS SANITÁRIOS
- EDSERJ_EMB_ESG_07_PLB - FASE 02 - ESQUEMA VERTICAL DE ESGOTO SANITÁRIO E DETALHES GERAIS

02	28/05/2014	REVISÃO CONFORME COMENTÁRIOS DO BNDES	WMM	HCS
01	18/05/2014	REVISÃO CONFORME COMENTÁRIOS DO BNDES	WMM	HCS
00	11/05/2014	ENTRADA PARA APROVAÇÃO	WMM	HCS
REV	DATA	MODIFICAÇÕES	DES	RESP

PROJETO

PROJETOS DE ENGENHARIA MODERNA LTDA

RUA DO ACRE, 47 / 08.207/209 - CENTRO

RIO DE JANEIRO - RJ CEP 20.081-000

TEL: (21) 2233-0218 / 2233-8868

E-mail: projeto@emoderna.com.br

CEDSERJ

Condomínio da BNDES

IA

INSITE ARQUITETOS

REFORMA EMBASAMENTO EDSERJ

PROJETO	INST. COMPLEMENTARES	PROJETO BÁSICO
ESGOTO SANITÁRIO		
FASE 02	PLANTA DO 1º SUBSOLO	
HAMILTON	S. LOPES	1:100
REVISÃO	COORDENAÇÃO	17.04.2014
EDSERJ_EMB_ESG_PB_02_PLB_R02	FLH02	02
PROJETO	PRONTO	REVISÃO


1 - RUA DO ACRE 47

2 - RUA DE SANTANA GARDIN 2100

3 - RUA DO RIO DE JANEIRO RJ

4 - RUA DE SANTANA GARDIN 2100


DESENHOS DE REFERÊNCIAS:
- EDSERJ_EMB_ESG_03_PLB - FASE 02 - TERREJO
- EDSERJ_EMB_ESG_05_PLB - FASE 02 - MEZANINO
- EDSERJ_EMB_ESG_06_PLB - FASE 02 - DETALHES DOS SANITARIOS
- EDSERJ_EMB_ESG_07_PLB - FASE 02 - ESQUEMA VERTICAL DE ESGOTO SANITARIO E DETALHES GERAIS

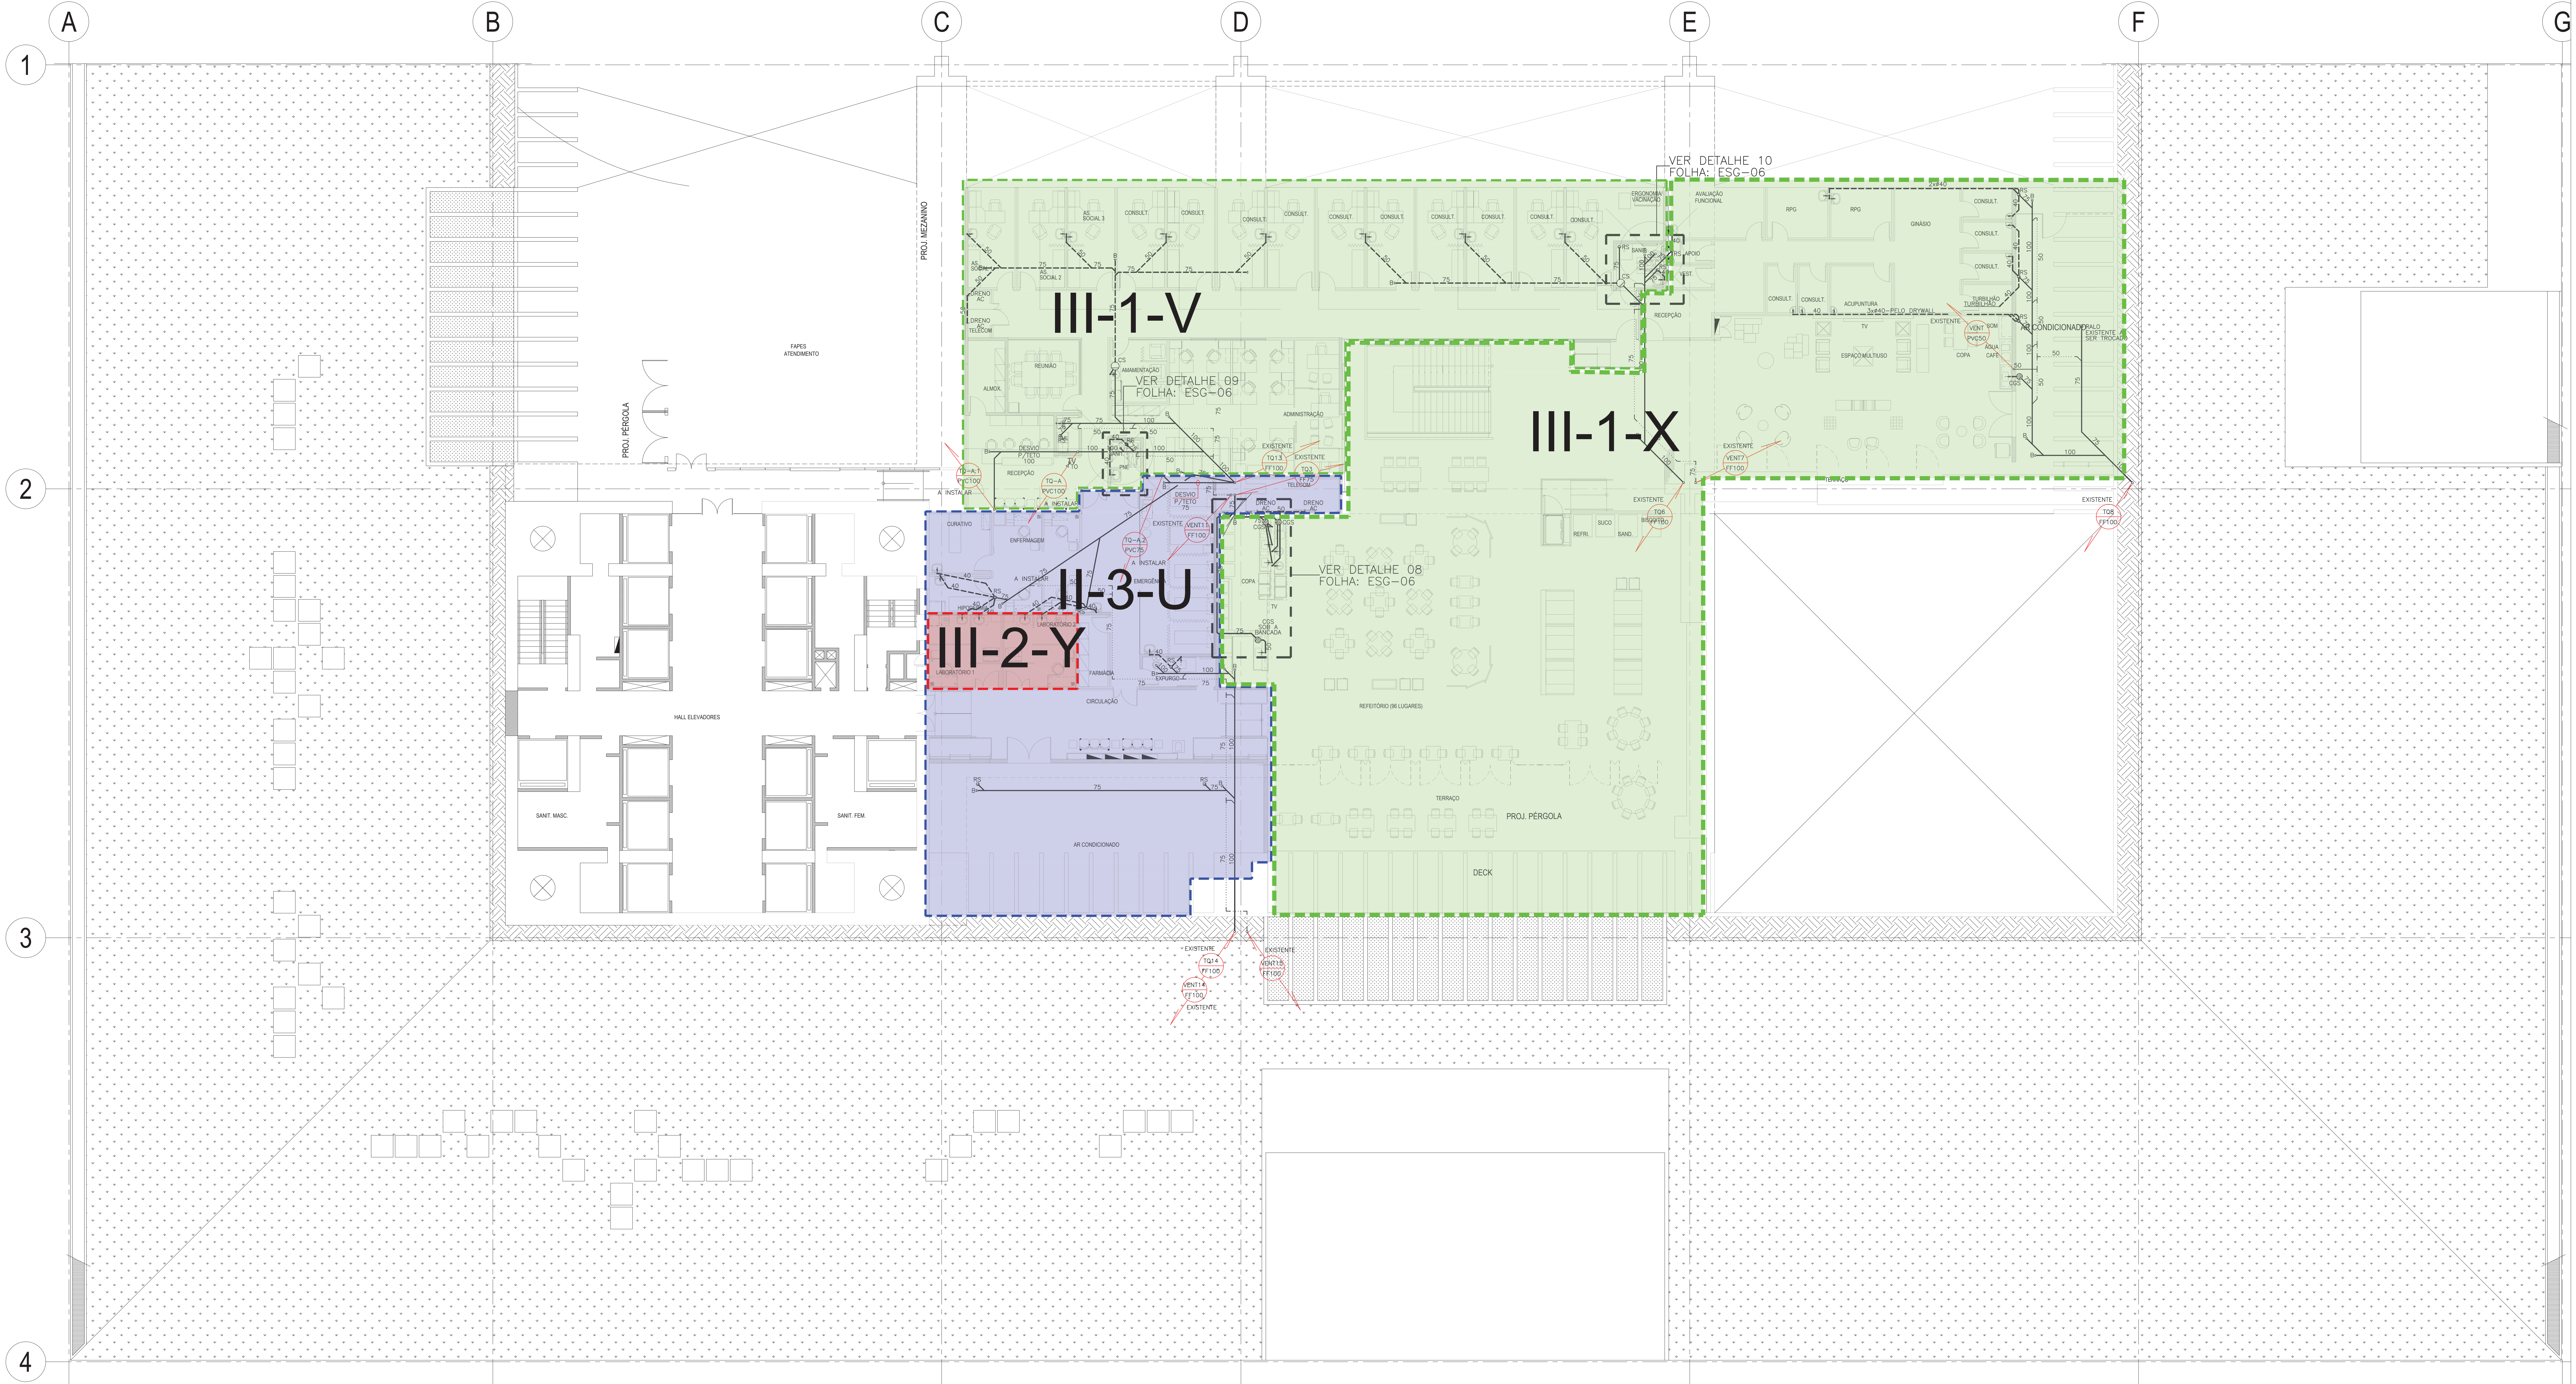

PLANTA BAIXA - SOBRELOJA

ESCALA: 1/100

02	28/05/2014	REVISÃO CONFORME COMENTÁRIOS DO ENDES	WMM	HCS
01	19/05/2014	REVISÃO CONFORME COMENTÁRIOS DO ENDES	WMM	HCS
00	19/05/2014	ENTRADA PARA APROVAÇÃO	WMM	HCS
REV	DATA	MODIFICAÇÕES	DES	RESP

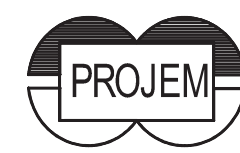

PROJETOS DE ENGENHARIA MODERNA LTDA
RUA DO ACRE, 47 / 08.207/209 - CENTRO
RIO DE JANEIRO - RJ CEP 20.081-000
TEL: (21) 2233-0218 / 2233-8868
E-mail: projetomd@vivo.com.br



REFORMA EMBASAMENTO EDSERJ

PROJETO	INST. COMPLEMENTARES	PROJETO BÁSICO
EDS	ESGOTO SANITÁRIO	ETNA
FASE 02	PLANTA DA SOBRELOJA	
HAMILTON	S. LOPES	1:100
REVISÃO	COORDENADOR	17.04.2014
EDSERJ_EMB_ESG_P8_04_PLB_R02	FLH04	02
PROJETO	PROJETO	REVISÃO

1 - RUA DO ACRE, 47
20000-000 RIO DE JANEIRO RJ
WWW.ARQUITETOS.COM.BR